


Województwo : opolskie
 Powiat : nyski
 Gmina : Glucholazy
 Miejscowość : Stary Las
 dz. 705
 sek : 473.434.081
 zlec. 14/2009 zgl. 646/09
 KERG : 3054/3/09

skala 1 : 1000

- zakres aktualizacji

- ks proj Opinia PZUDP nr 410/08
 SPOZĄDZIŁ:
 GABRIELA UPRAWNIONY
 Andrzej Sanecki
 ul. Kosciuszki 7, tel. 662
 48-340 GLUCHOŁAZY
 25.02.2009

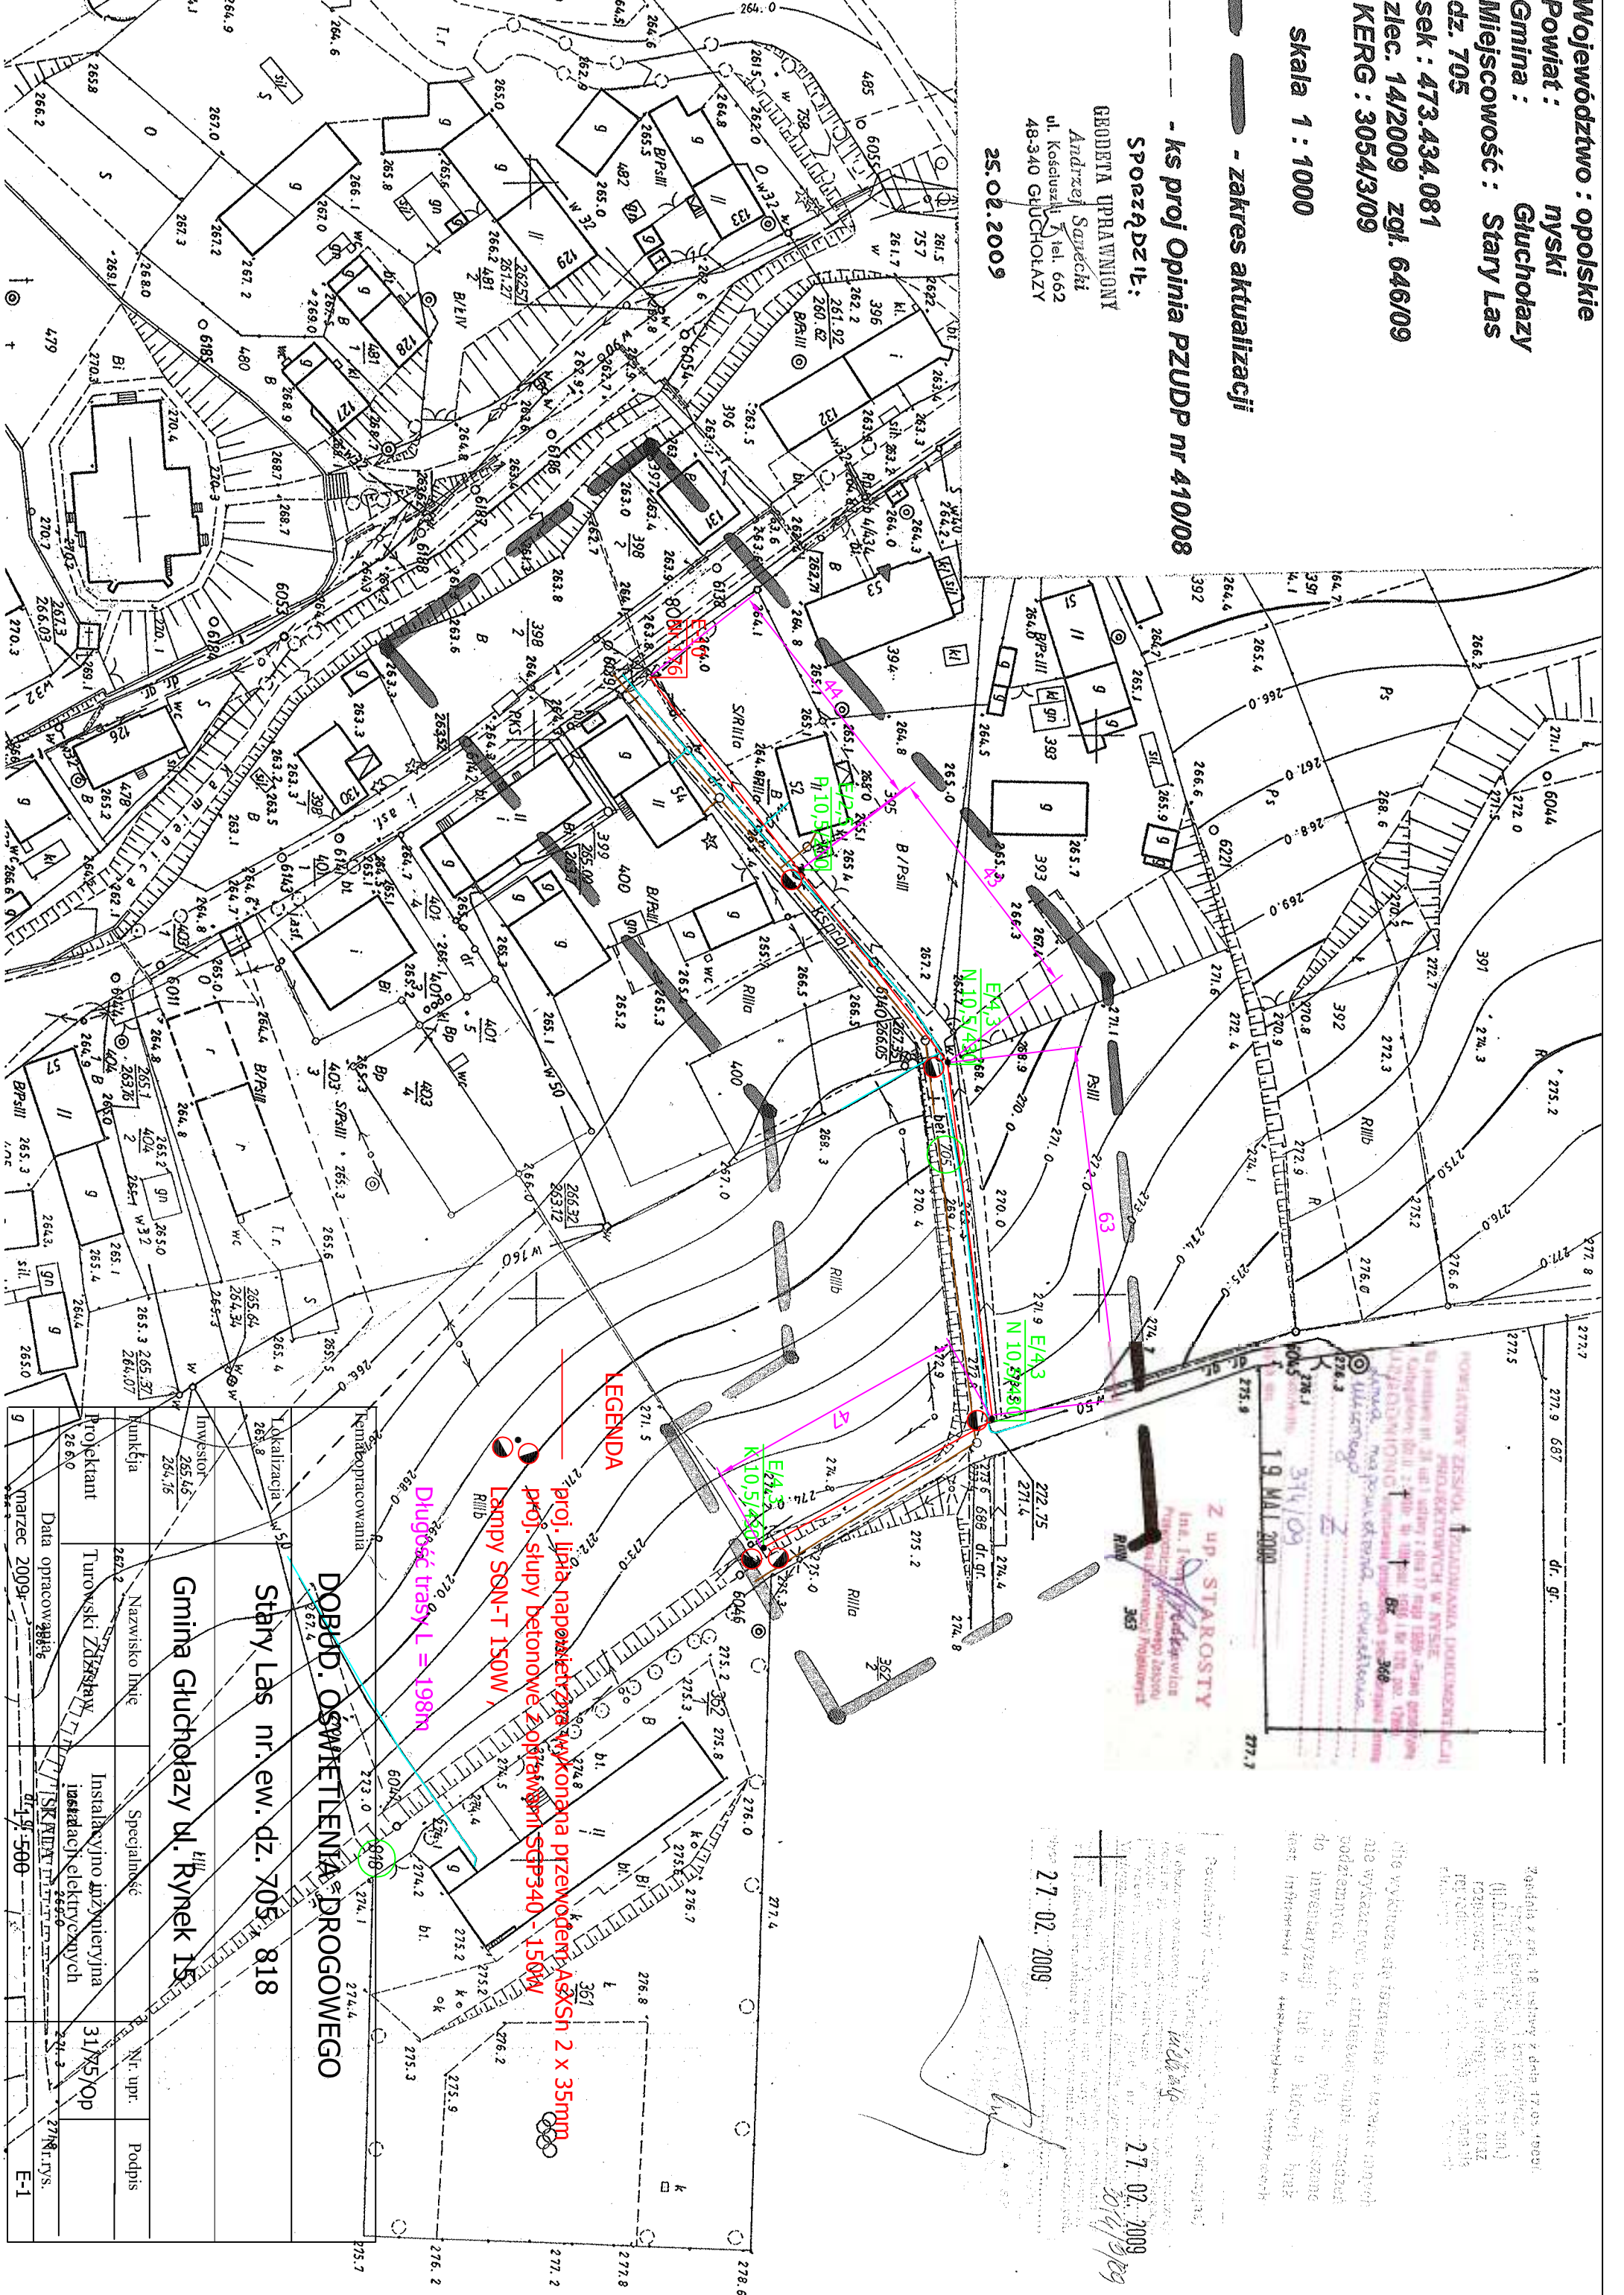

LEGENDA

- proj. linia napowietrzna wykonana przewodem A25Sn 2 x 35mm
- proj. słupy betonowe z oprawkami SGP340 - 150W
- Lampy SON-T 150W
- Longość trasy L = 198m

DOBUD. OŚWIETLENIA DROGOWEGO

Stary Las nr. ew. dz. 705 818

Gmina Glucholazy ul. Rynek 15

Projektant	Turonski Zdzisław	Instalacyjno inżynierska i instalacji elektrycznych	Nr. upr.	31/X5/Op	Podpis
Data opracowania	marzec 2009				
Investor	255.45				
Localizacja	265.8				
Renowopracowania	266.0				
Specialność					

Z up. STAROSTY
 Inż. Lesław Kucharski
 Powiatowy Urząd Miejski w Nysie
 ul. Wolności 100, 46-100 Nysa
 19 MAR 2009

Zaświadczenie o wyrażeniu zgody na wykonanie przedmiotowego zadania inwestycyjnego w zakresie instalacji oświetlenia drogowego w miejscowości Stary Las, dz. 705, 818, gm. Glucholazy, powiat nyski, woj. opolskie.

27.02.2009